



Planta Baixa Sistema de Reservação
Área: 49,5 m²

Item	Descrição	Quantidade (Unidade)
01	Tubo PVC PBSS Ø 15 DE 60mm	18
02	Adaptador P.V.C para caixa de água DE 60mm com anel de vedação	5
03	União P.V.C Sotdual DE 60mm	2
04	Registro de Estera Metálico 2"	2
05	Tubo P.V.C Sotdual DE 60mm	1
06	Curva P.V.C Sotdual 90º DE 60mm	6
07	Reservatório de Fibras de Vidro 20m ³	2
08	Mourão de Cerca em Concreto - 0,10 x 0,10 x 2,0 m	13
09	Escora de Mourão em Concreto - 0,10 x 0,10 x 2,0 m	8
10	Tela com Arame Oalado Galvanizado r# 12 malha 2"	44,70
11	Arame Oalado Galvanizado r# 12	89,40
12	Concreto Traço 1 : 2 : 2,5 - fck 20 MPA (Chumbamento Mourões)	0,60
13	Porta Metálica - 1,0m x 1,50m, com tinoço e cadeado	1,00
14	Aço CA-50 S 3mm - 0,26 kg/m	45,00
15	Concreto Traço 1 : 2 : 2,5 - fck 20 MPA (Besse Reservatórios)	3,15
16	Adaptador P.V.C para registro 2" x 60mm	4
18	Forma Compensado Resfriado 12mm	4,00

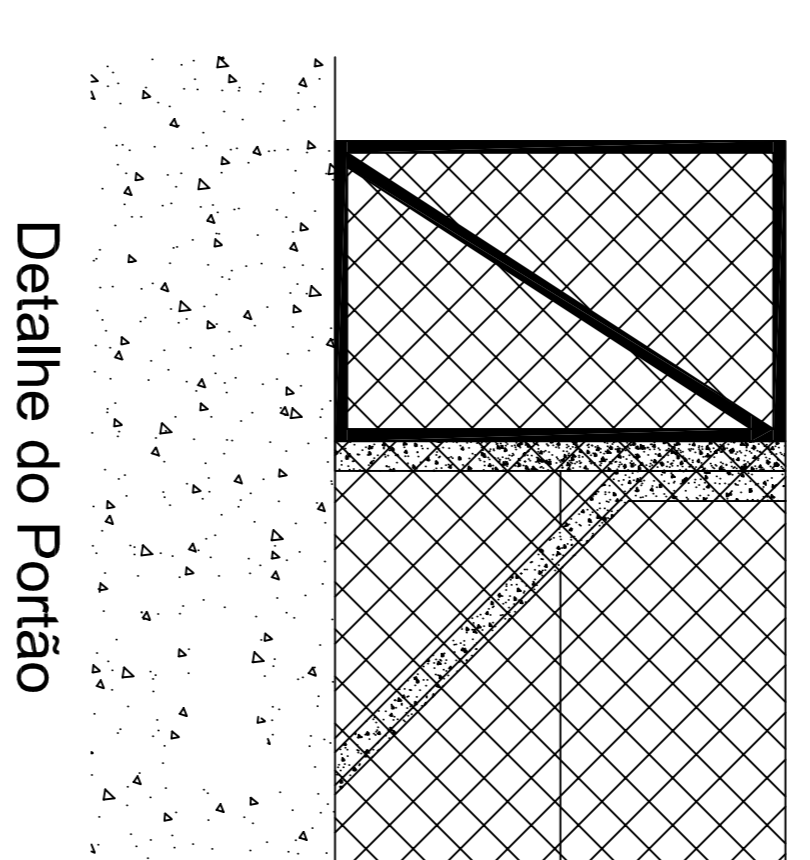

Detalle do Portão

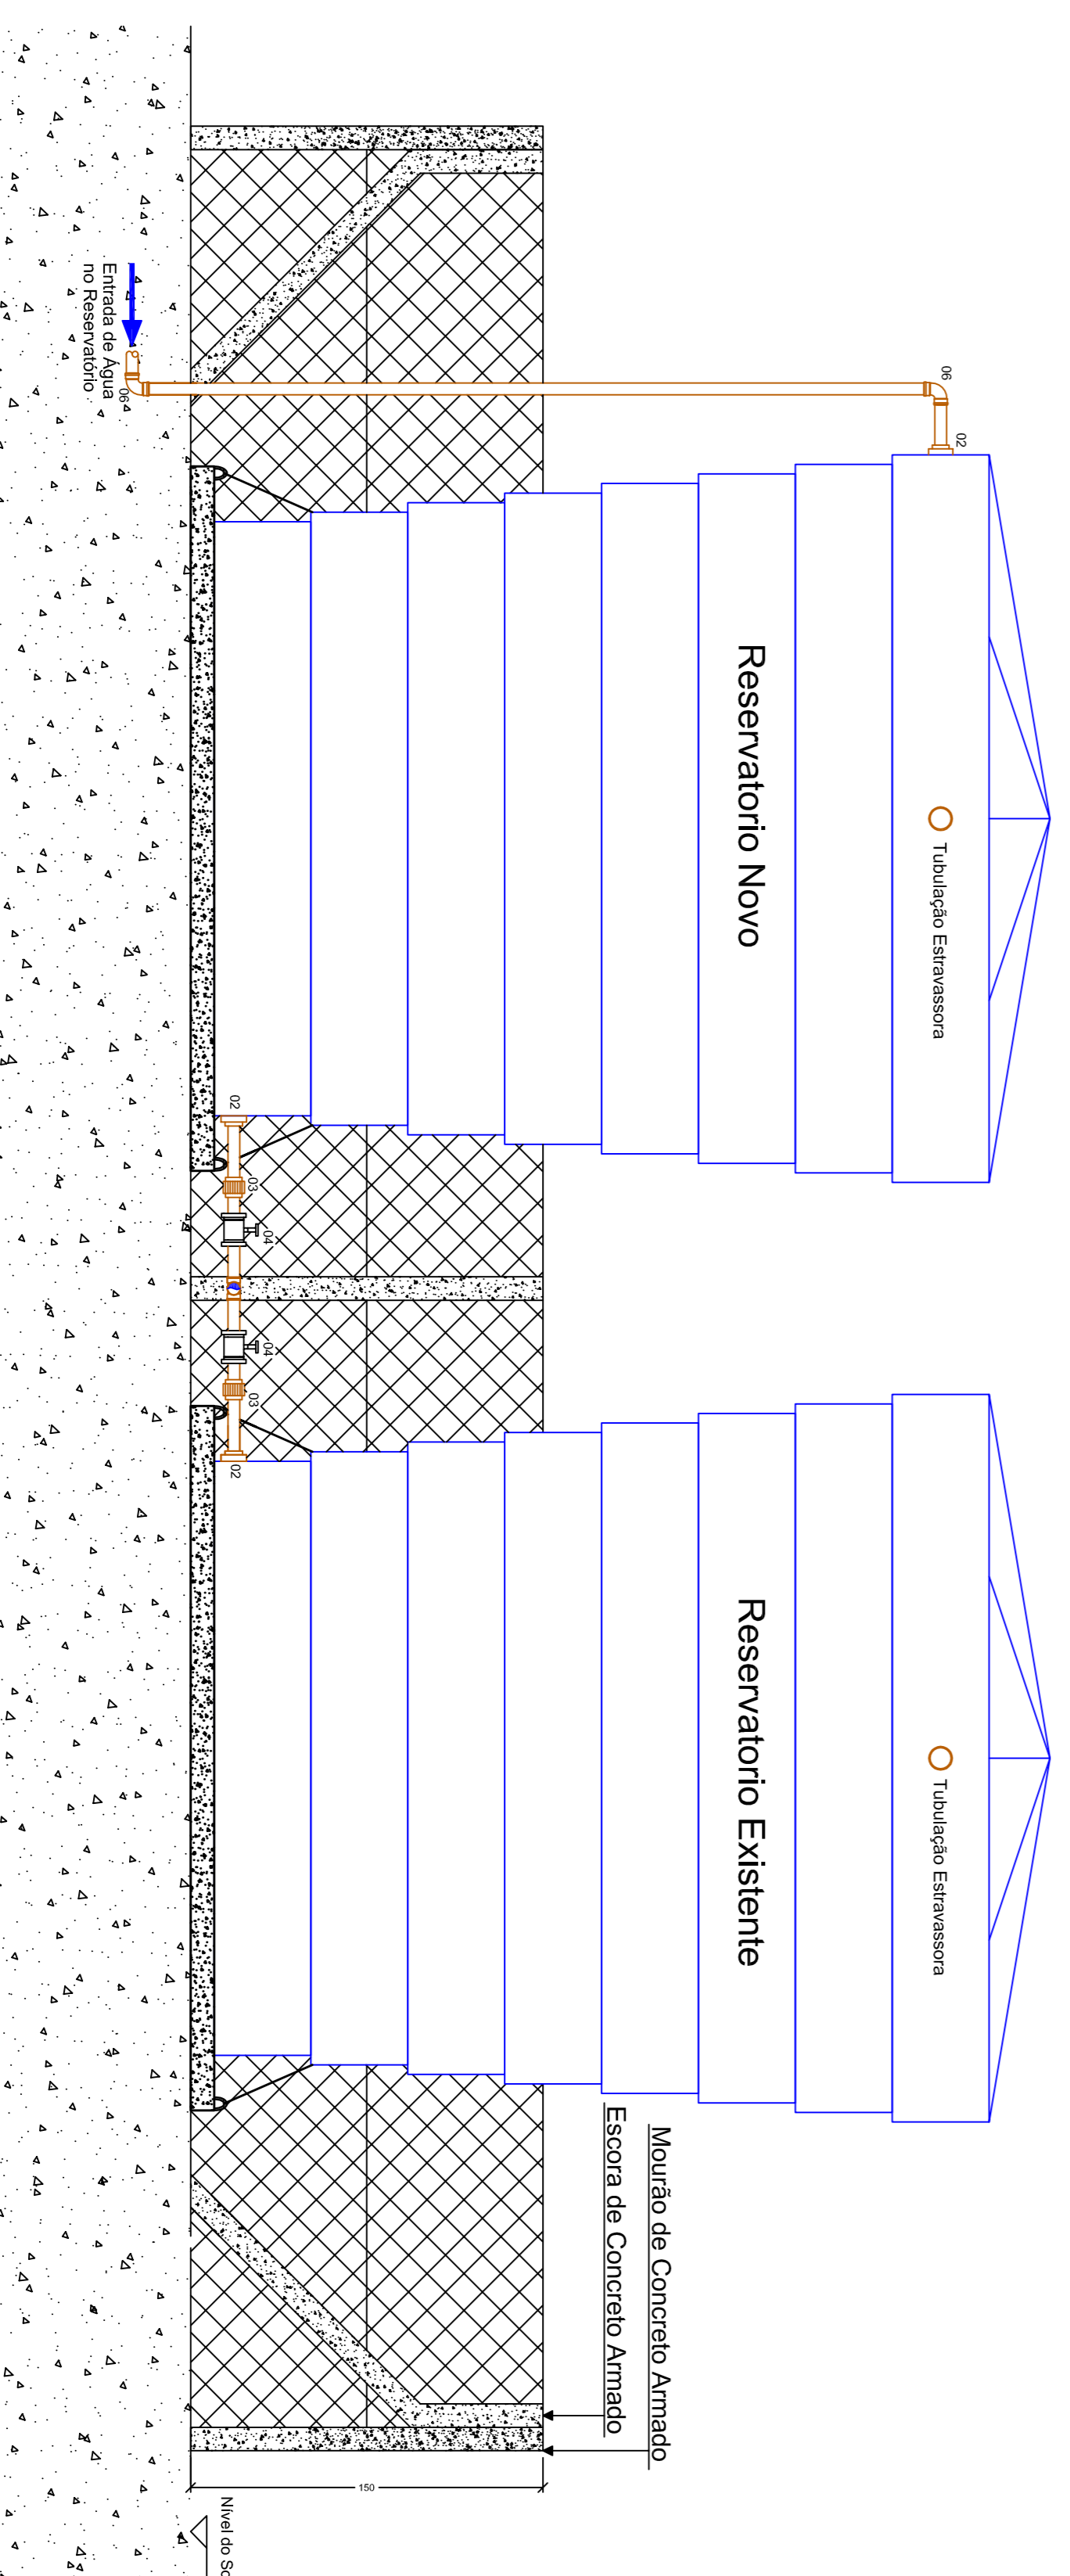

Corte AA

Interessado: **Municipal de Flor do Sertão/SC**

Obra: **Sistema de Abastecimento de Água**

RESP. TÉCNICO:

Detalhes: **Detalhamento Sistema de Reservação R1**

Escala: **1:25** Data: **Setembro 2017** Prancha: **03/03**

Observação: **Sede do Município a Area Industrial**